


Latgawik nr 1 decyzji Starosty  
Ciechanowski z dnia 18.01.2023r.

92/1

OSTWO POWIATOWE  
w Ciechanowie  
ul 17 Stycznia 7  
06-400 Ciechanów

94/23

95/43 2069

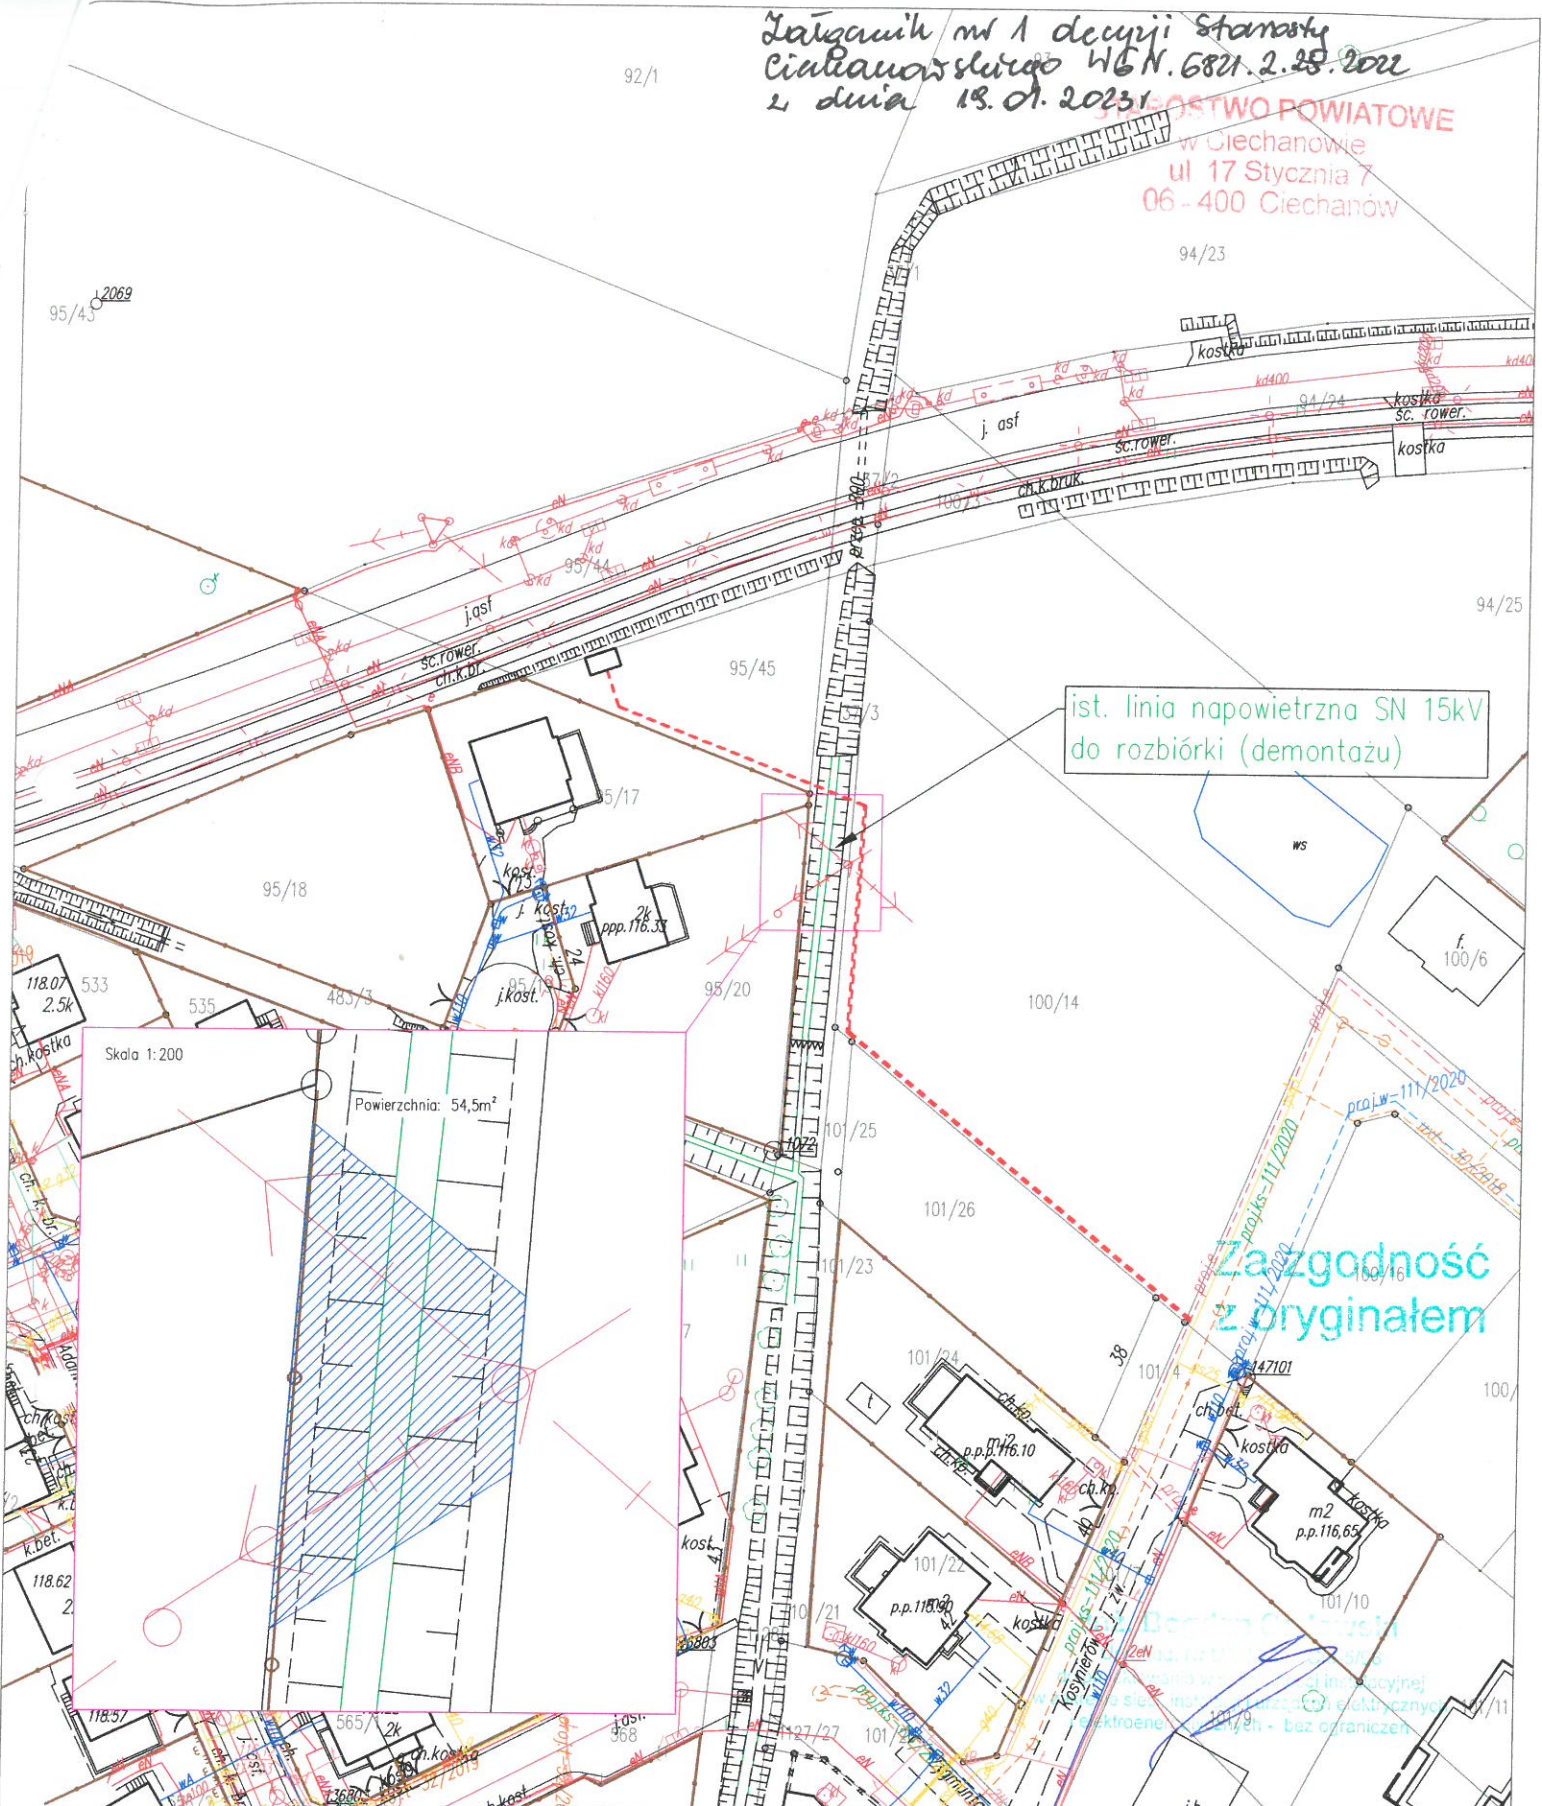

ist. linia napowietrzna SN 15kV  
do rozbiorki (demontażu)

Zgodność  
z oryginałem

Skala 1:200

Powierzchnia: 54,5m<sup>2</sup>

Jednostka projektowa: AMPLICAD s.c. Bogdan Sadowski, Jarosław Klejment ul. Białowajska 17c 06-100 Pułtusk		Nazwa i adres obiektu budowlanego, zakres opracowania: Rozbierka linii napowietrznej SN 15kV w miejscowości Ciechanów w obrębie ul. Kosynierów	
Tytuł rysunku: Projekt zagospodarowania terenu – część II			
Projektant	Sprawdzający	Umowa	Skala
inż. Bogdan Sadowski		PJ03965/20	1:1000
Nr upr. Cie - 5/98 Spec. Instalacyjna	Nr upr. Spec.	Warunki techniczne	Rys. nr
Podpis	Data 09.2022r.	Podpis	E-02