

Budowę sieci i przyłączy wod-kan. należy wykonać pod nadzorem technicznym ZWIK Sp. z o.o. na zlecenie Inwestora.


Uzgodnienie projektu
ważne 3 lata.
 Uzgodnienie projektu nie dotyczy związanych z nim rozważań konstrukcyjnych za które odpowiada JEDNOSTKA PROJEKTOWA

15.06.2010m
 Kierownik Działu Siatki
WIELEPREZES ZARZĄD
 mgr inż. Jacek Jelonkiewicz

Branża	Sanitarna	Skala 1:500
	Specjalność	Instalacje wod-kan.
Rysunek	Projekt zagospodarowania działki	inż. Alicja Jolanta Gładysz
Opracował	inż. Alicja Jolanta Gładysz inż. Mirosława Lewandowska	Upr. nr Cie 43/86 Upr. nr Cie 43/86
Nr. rys 1	04.2011rok	

inż. Mirosława Lewandowska
 Upr. projektant i kierownik budowy
 w zakresie sieci wod-kan.
 Cie-37/87

inż. Alicja Jolanta Gładysz
 Upr. nr Cie 43/86
 w zakresie sieci wod-kan.
 Cie-37/87

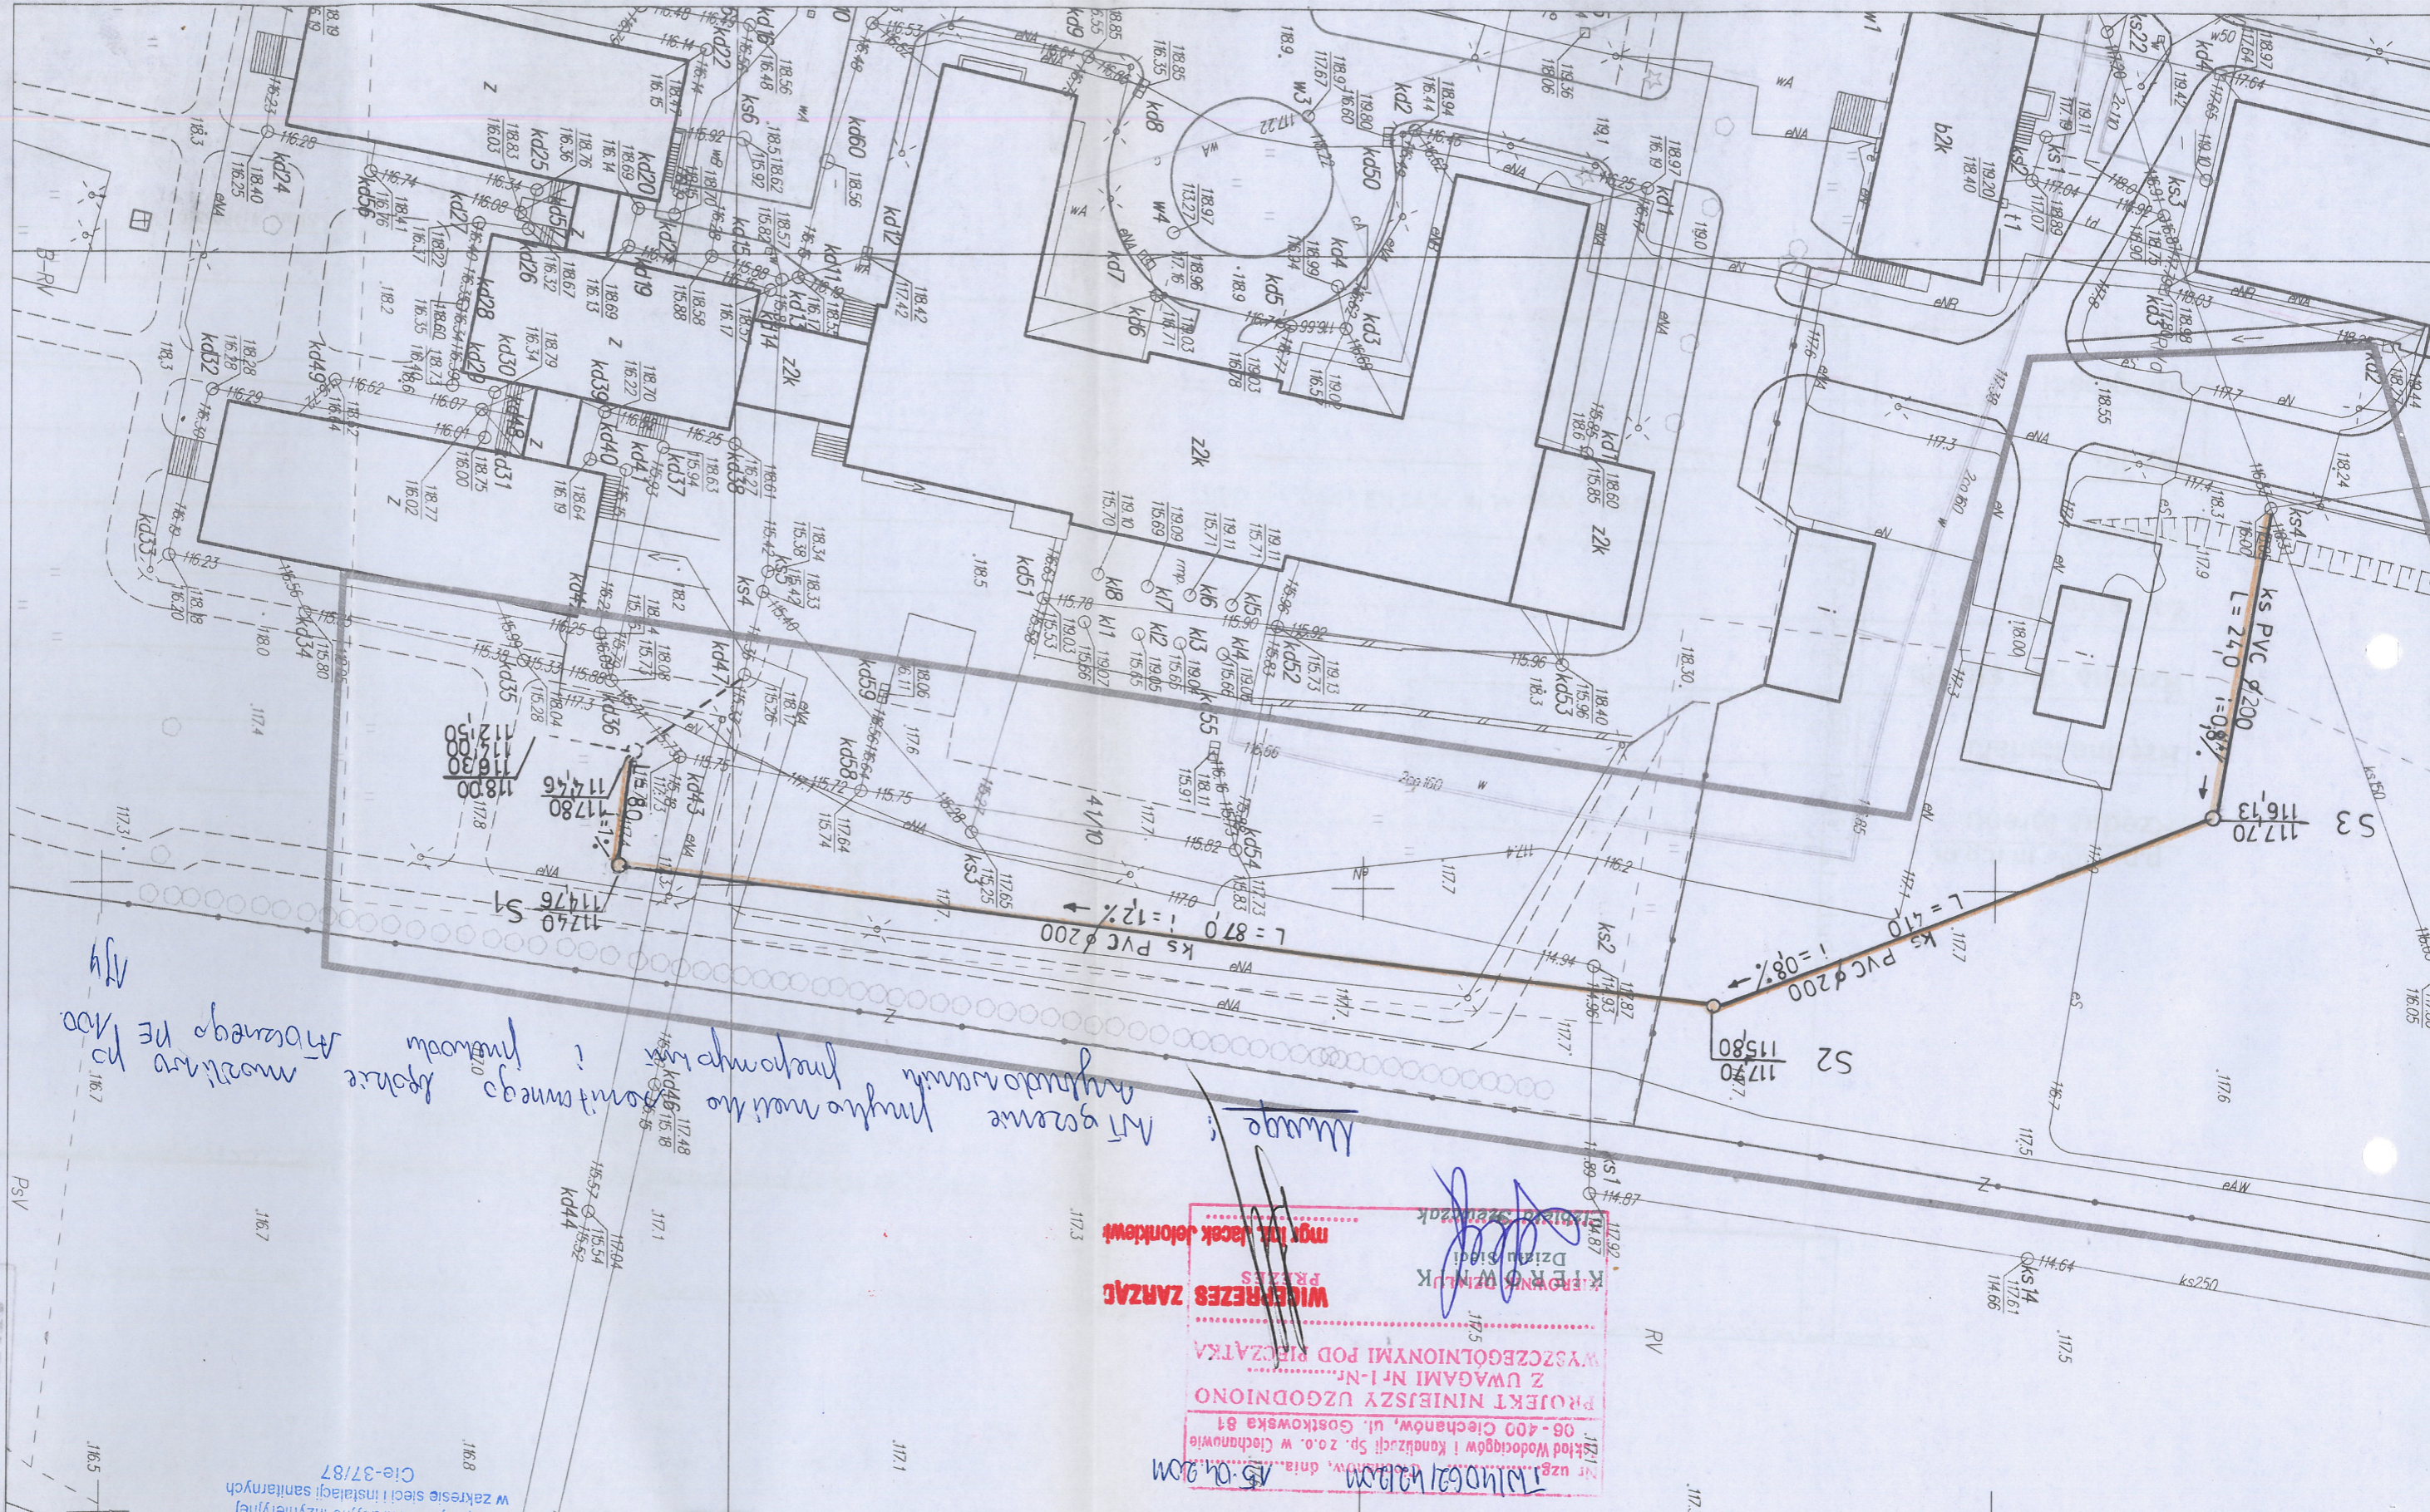

Wycinek mapy zasadniczej
 miasto Ciechanów
 skala 1:500
 7.187.18.06.3.4
 7.187.18.11.12

MAPA D/C PROJEKTOWYCH
 ZAKŁAD GEODEZYJNY
 "GEOMIAR" Sp.C.
 ul. Gwardii Ludowej 5
 tel/fax (023) 672 59 32
 NIP: 566-10-01-393

STAROSTA CIECHANÓWA
 inż. Mirosława Lewandowska
 Upr. nr Cie 43/86
 w zakresie sieci wod-kan.
 Cie-37/87