

PROJEKT ZAGOSPODAROWANIA TERENU PRZYŁĄCZE SIECI CIEPŁOWNICZEJ

Dz. nr ewid: 10-4414/10, 10-4421 położonych w obrębie
Śródmieście (nr 10)
miasta Ciechanów

SKALA 1 : 500

ADRES INWESTYCJI:

Ciechanów, Gmina Miejska Ciechanów,
ul. Rzeczowska/ Gen.Andersa
działka o nr. ewid. 10-4414/10, 10-4421

OBIEKT:

Przyłącze sieci ciepłowniczej do budynków mieszkalnych A i B
przy ul. Rzeczowskiej/Gen.Andersa w Ciechanowie
na tereniedziałek oznaczonych numerami ewidencyjnymi:
10-4414/10, 10-4421 w Ciechanowie


OZNACZENIA:

— Projektowane przyłącze sieci ciepłowniczej
z rur preizolowanych,
odc. T- W 2*Ø 50/60,3/125, L=40,0 m

— Istniejąca sieć i przyłącza ciepłownicze

T
Z1,Z2
W

- miejsca włączenia projektowanej sieci ciepłowniczej; odgałęzienie preizolowane DN 50/50/50 <45°
- kolano preizolowane DN50, wym. 1.0 x 1.0m, <90°;
- pomieszczenie węzła ciepłego w piwnicy budynku.
- przyłącze zakończyć w pomieszczeniu węzła zaworami odcinającymi spawalnymi DN 50 np. Naval

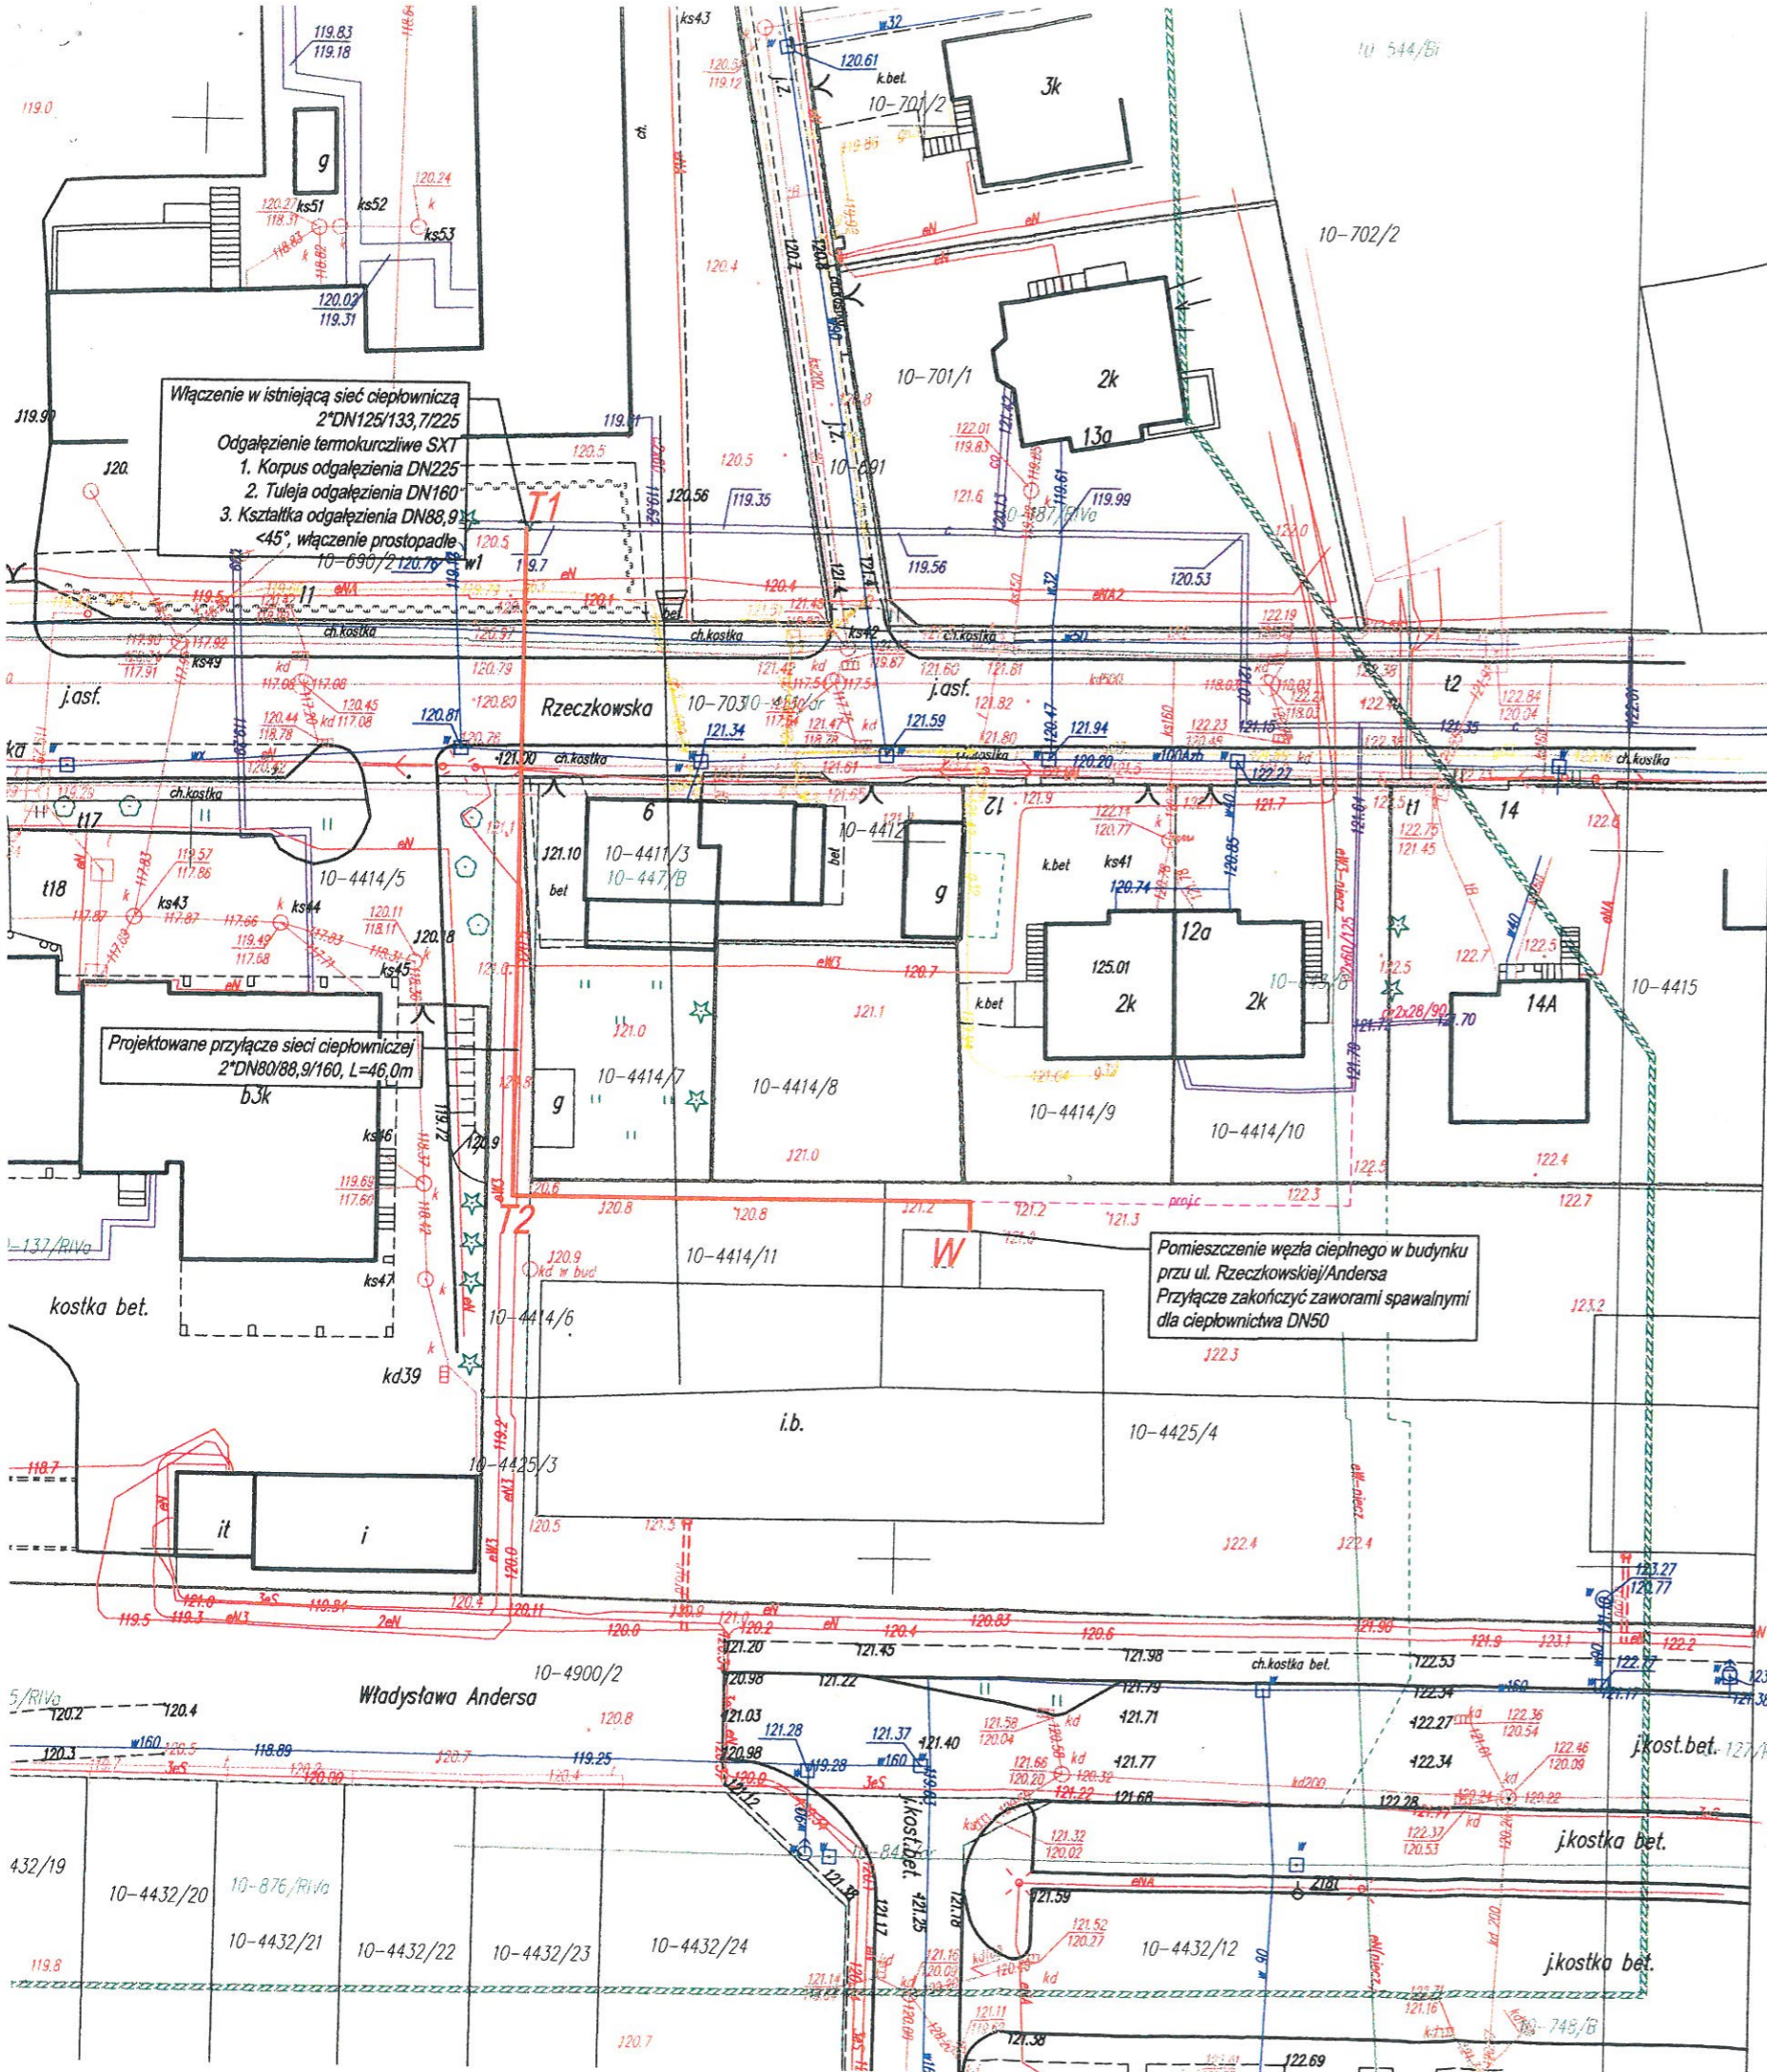

Współrzędne geodezyjne punktów charakterystycznych		
	X	Y
T	5860083.5639	7474781.2217
Z1	5860074.9508	7474781.2217
Z2	5860074.9508	7474752.2703
W	5860072.8705	7474752.2703

INWESTOR:	Przedsiębiorstwo Energetyki Ciepłej w Ciechanowie Sp. z o.o. 06-400 Ciechanów ul. Tyśiąclecia 18	Projektant: mgr inż. Mariusz Wilkowski Uprawnienia w specjalności instalacyjnej w zakresie sieci i instalacji sanitarnych Nr upr. MAZ/0425/POOS/12	DATA OPRACOWANIA: Marzec 2022
PRZEDMIOT OPRACOWANIA:	Budowa przyłącza sieci ciepłowniczej do budynków mieszkalnych wielorodzinnych A i B przy ul. Rzeczowskiej/gen. Andersaw Ciechanowie	Asystent projektanta: mgr inż. Joanna Olewniczak	SKALA: 1:500
NAZWA RYSUNKU:	PROJEKT ZAGOSPODAROWANIA TERENU		NUMER RYSUNKU: 1